


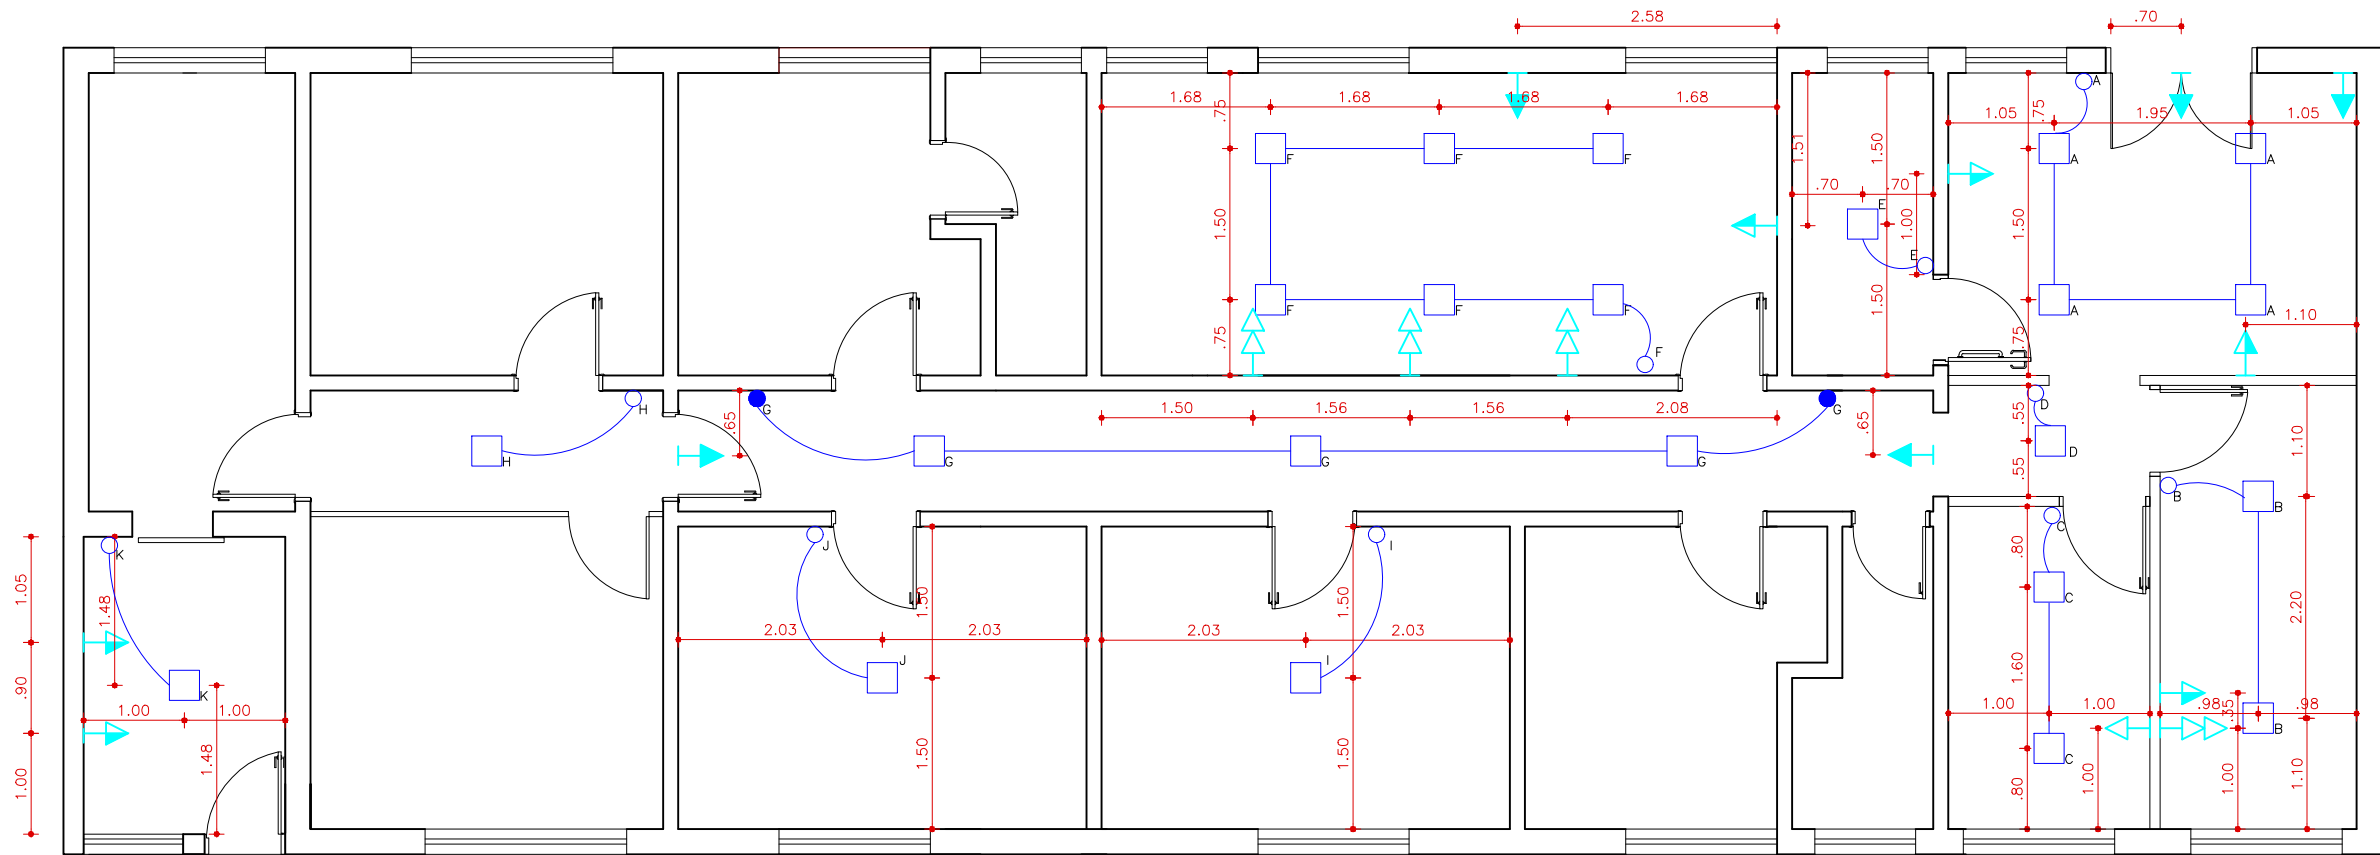

\*ALINHAR O PONTO DE ILUMINAÇÃO "D" COM OS OUTROS PONTOS EXISTENTES NA CIRCULAÇÃO

LEGENDA

Tomada alta h=2,00m do piso acabado

Tomada média h=1,20m do piso acabado

Tomada baixa h=30cm do piso acabado

Interruptor Simples de 1 tecla

Interruptor Paralelo de 1 tecla

Plafon sobrepor 30x30

PLANTA BAIXA ELÉTRICA

esc: 1/75

|     |            |                             |
|-----|------------|-----------------------------|
| C02 | 13/12/2024 | Ajustes de projeto          |
| C01 | 25/04/2024 | Detalhamento painel fachada |
| C00 | 28/03/2024 | Inicial                     |



MUNICÍPIO  
DE NOVA BASSANO  
Rua Silva Jardim, nº 505  
CNPJ: 87.502.894/0001-04

RESPONSÁVEL MUNICÍPIO:

JOÃO PAULO MAROSO  
PREFEITO MUNICIPAL

OBRA:  
PROJETO ARQUITETÔNICO – REFORMA CRAS

PROPRIETÁRIO:  
MUNICÍPIO DE NOVA BASSANO

PROJETO:  
PROJETO ELÉTRICO

LOCALIZAÇÃO:  
AVENIDA 23 DE MAIO, N° 725

ÁREA

184,0 m²

ESCALA:

1:75

RESPONSÁVEL TÉCNICO:

DOMINIQUE JANK  
ENGENHEIRA CIVIL  
CREA-RS253223

PRANCHA:

08/10